


LEGENDA:

-  STÁVAJÍCÍ CHOVÉ ZDIVO
-  NOVÉ ZDIVO – POROTHERM 30 AKU P40 – 300 MM
-  NOVÉ ZDIVO – POROTHERM 44 P40 – 440 MM
-  NOVÉ ZDIVO – POROTHERM 19 AKU – 190 MM
-  NOVÉ ZDIVO – xxx
-  NOVÉ ZDIVO – SOK PRŮČKA – KNAUF W112 – 100 mm
-  NOVÉ ZDIVO – SOK PRŮČKA – KNAUF W112 – 125 mm
-  NOVÉ ZDIVO – VEZBYTOVÁ BEZPEČNOSTNÍ PRŮČKA – SOK PRŮČKA – KNAUF W115 205 + POMOČNÁ STĚNA 205 – 278 mm
-  NOVÉ ZDIVO – NOSNÁ PRŮČKA VEZBYTOVÁ – 300 mm

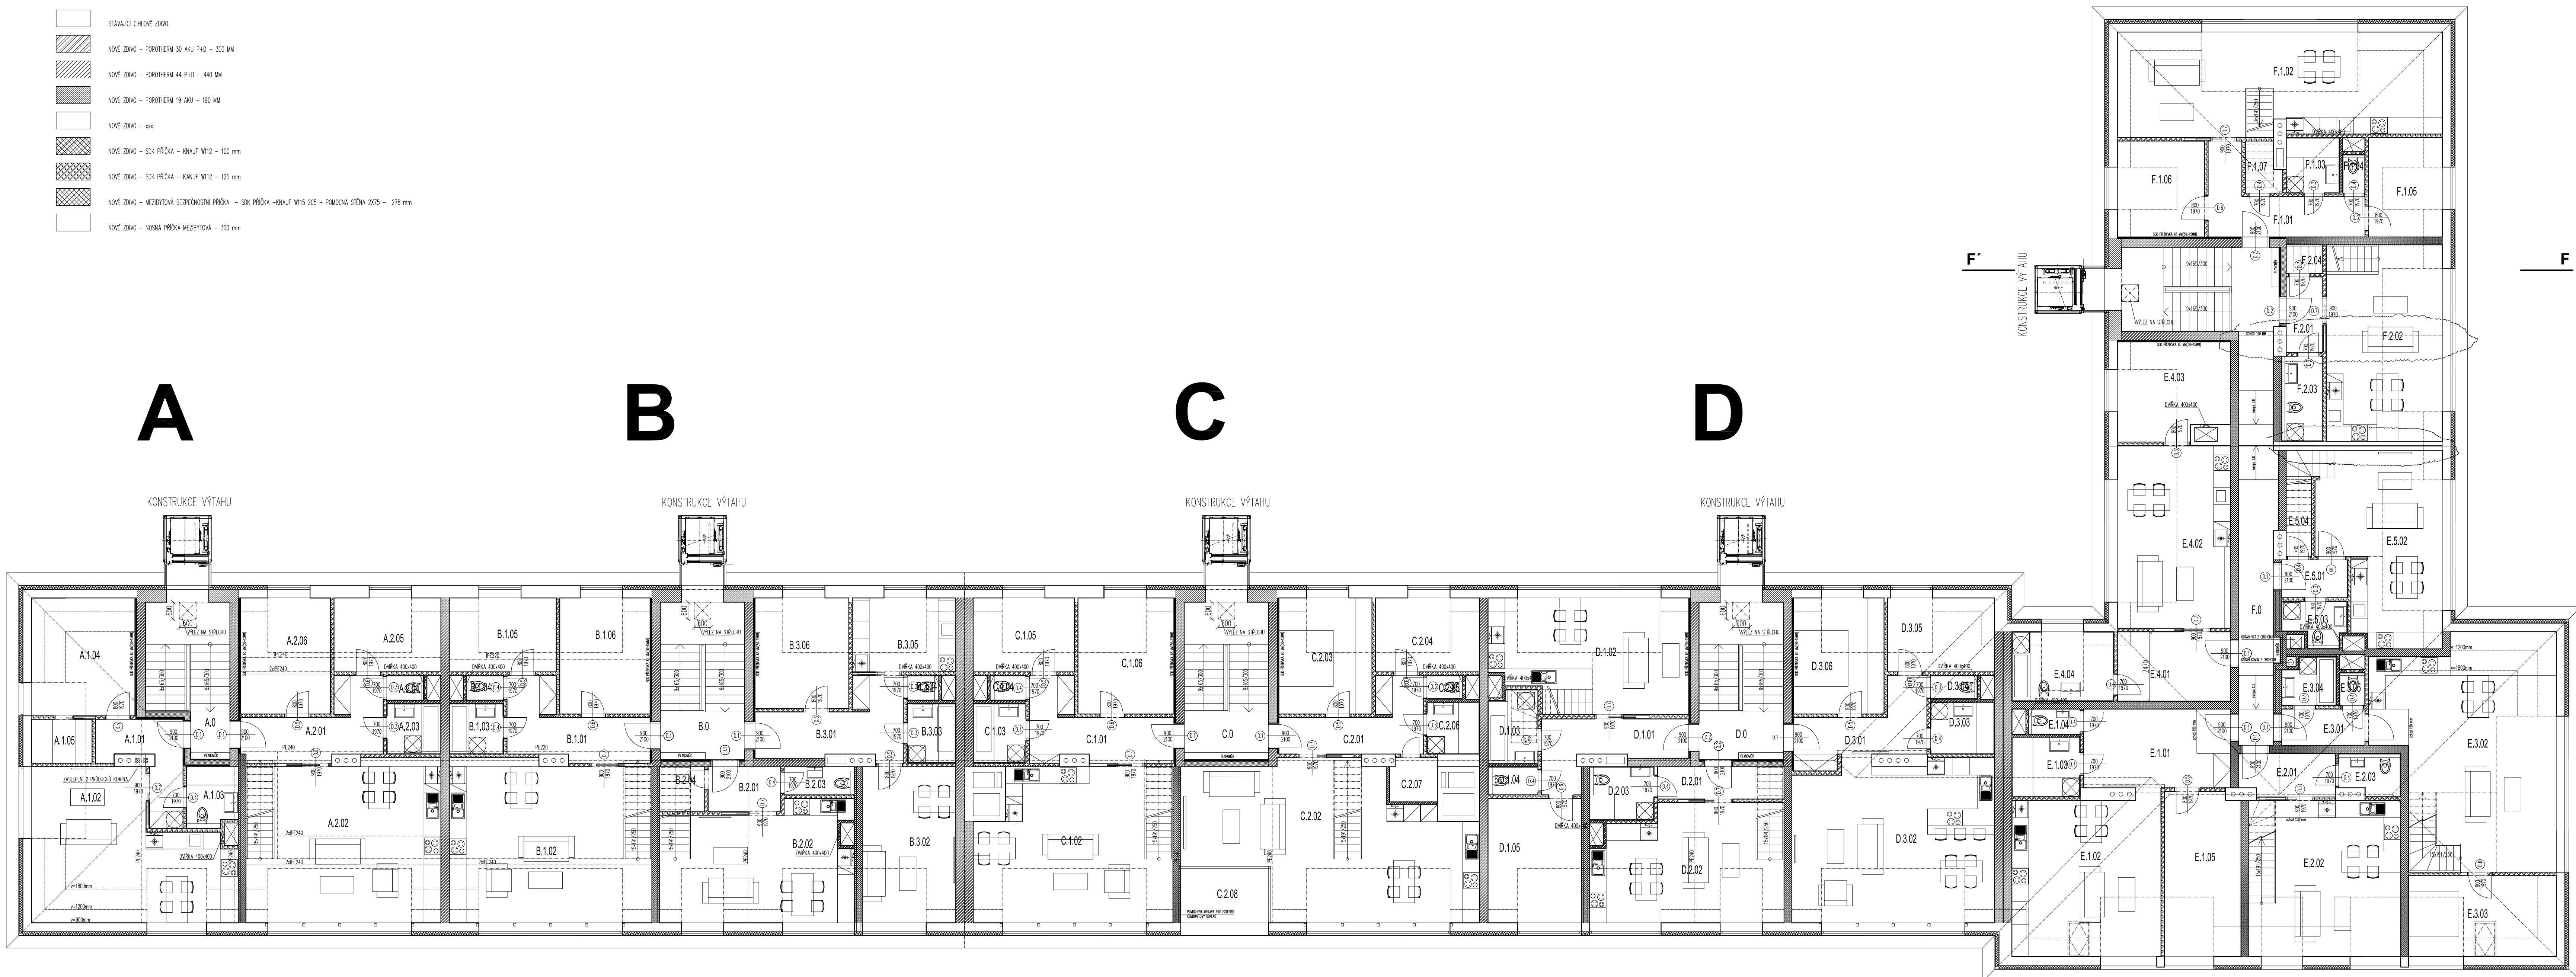

**PŮDNÍ VESTAVBA
KLADENSKÁ, PH6**

NÁZEV / DRAWING TITLE
PŮDORYS 1. PODKROVÍ
MÍSTO / SITE
KLADENSKÁ UL. PRAHA 6
PRAHA 6
KLIENT / CLIENT
Michael Červenka
IN AMBIENT s. r. o.
ZODPOVĚDNÝ PROJEKTANT
Ing. arch. Michal Fischer (ČKA 03 230)
ARCHITEKT / ARCHITECT
Ing. arch. Petr Kasl

MĚŘÍTKO / SCALE	1:100
STUPĚŇ / PURPOSE	DSP
DATUM / DATE	03/2011
FORMÁT / SIZE	A4
ČÍSLO / NUMBER	005
SOUBOR / FILE	

IN SPIRA
IN SPIRA GROUP S.R.O.
ATLANTA AVE. 10200 PRAHA 2
BUDOJEVSKÁ 154
152 00 PRAHA 5, PRAHA 5
TEL: +420 224 230 400
FAX: +420 224 230 400
WWW.INSPIRA.CZ

